


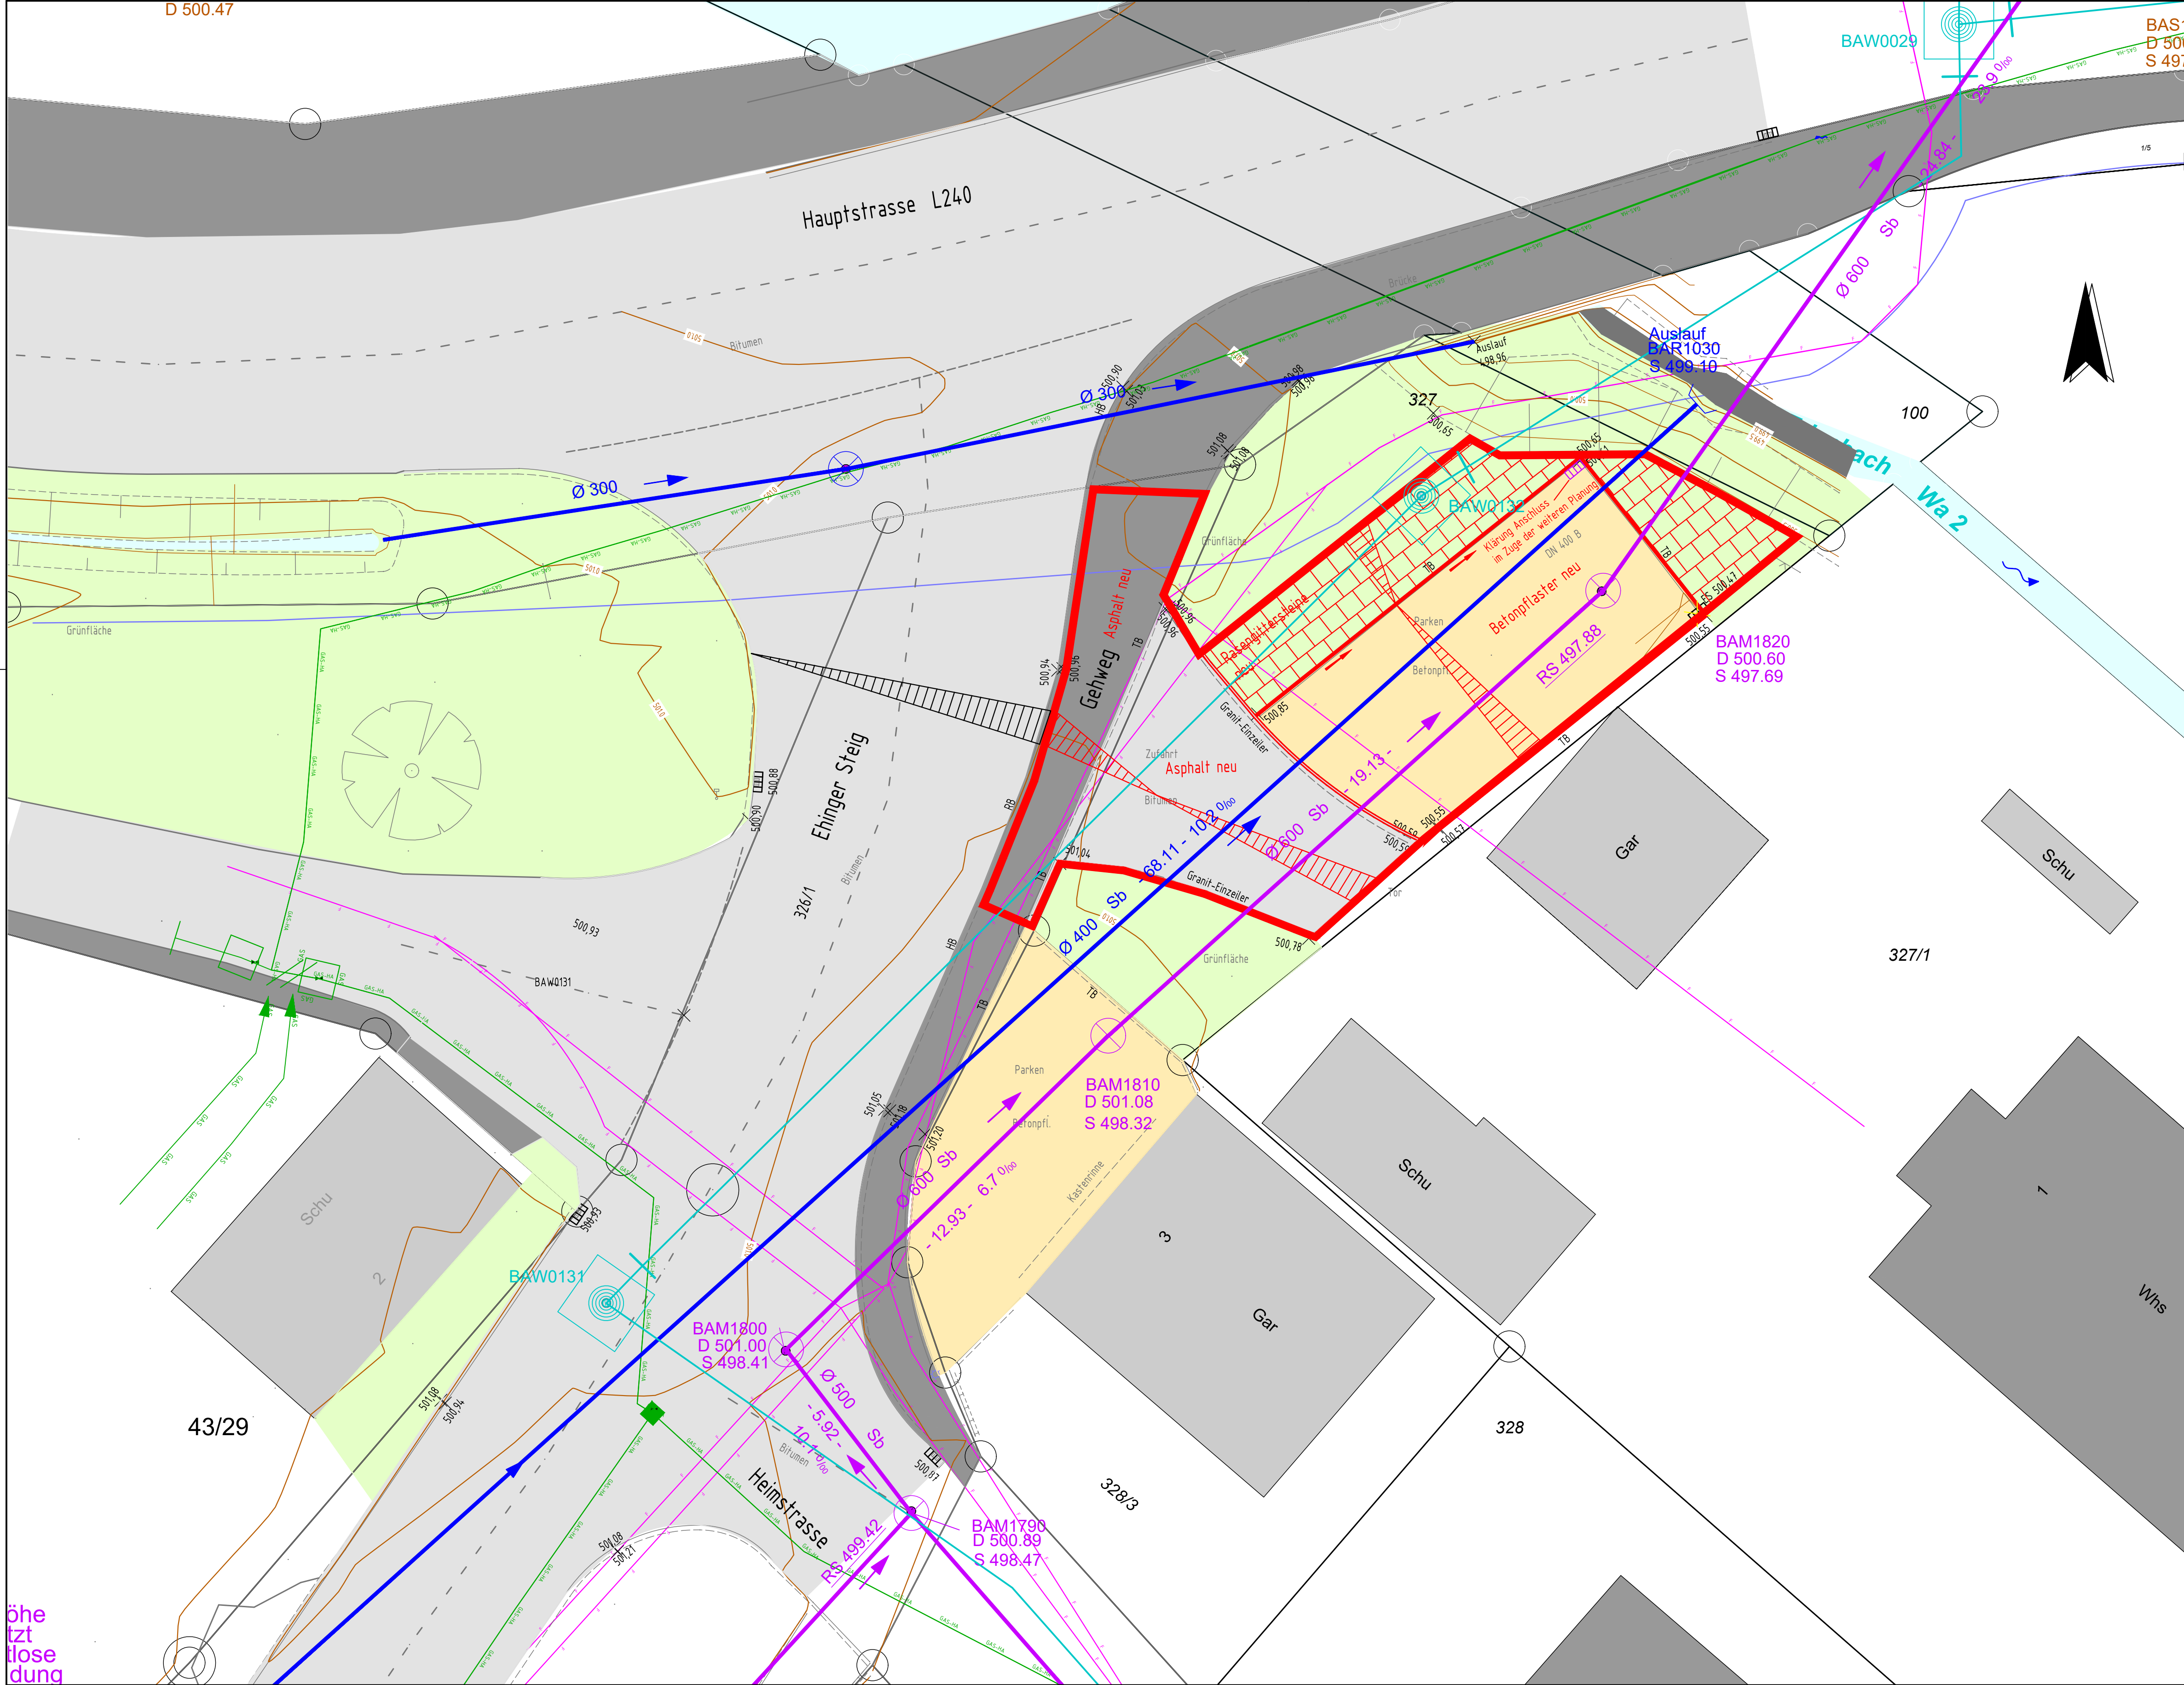

Legende

- BAM2030
D 523.38
S 521.24

BAM2040
D 523.63
S 520.84

best. Mischwasserkanal
- BAR1220
D 520.05
S 516.77

BAR1230
D 516.63
S 515.36

best. Regenwasserkanal
- BAS1530
D 510.26
S 508.44

BAS1520
D 510.78
S 507.00

best. Schmutzwasserkanal
- BAW0131
DN 100

BAW0132

best. Wasserleitung

- Versorgungsleitungen

GAS-HA

best. Gasleitung

NA2XS-Y 3x1x150

best. Stromleitung

F

best. Fernmeldekabel

× 500,65

best. Höhe

gepl. Straßeneinlauf

best. Straßeneinlauf

entfallender Straßeneinlauf
- | | | | |
|----------|-------|------------|-------|
| | | | E |
| | | | D |
| | | | C |
| | | | B |
| | | | A |
| Änderung | Datum | Bearbeiter | Index |
- WASSERMÜLLER** **ULM**
INGENIEURBÜRO FÜR BAUWESEN GMBH

WASSERMÜLLER ULM GMBH
INGENIEURBÜRO

Beratende Ingenieure, Sachverständige,
Siedlungswasserwirtschaft,
Straßenbau, Ingenieurvermessung

Hörselvinger Weg 44
89081 Ulm
www.wassermueller.de

Telefon (0731) 96687-0
Telefax (0731) 96687-99
eMail: info@wassermueller.de

Bauherr: **Stadt Erbach
Alb-Donau-Kreis**

Lage: **Erbach**

Gemarkung: **Bach**

Bauvorhaben:
Wasserbau

**SRRM - Bauliche Maßnahmen
Ehinger Steig Flutmulde**

Lageplan

Auftragsnummer: 20 030 341-1

Plan Nr.: 66 402

Index

Zeichnung: K:\Erbach\Bach\Starkregenmanagement\Acad\Lageplan
Flutmulde Entwurf.dwg

Layout: Förderantrag LP 100 bauliche Anlagen Flutmulde

Blattgröße:

Maßstab: 1:100

Koordinatensys.
G-K

HöhenSYS.
DHHN12

gefertigt: Dez. 21

geprüft: Dez. 21

BLI

Ulm (Donau), den 15.12.2021

Fertigung

Beilage **7**

Anerkann, der Bauherr:

öhe
tzt
lose
dung