


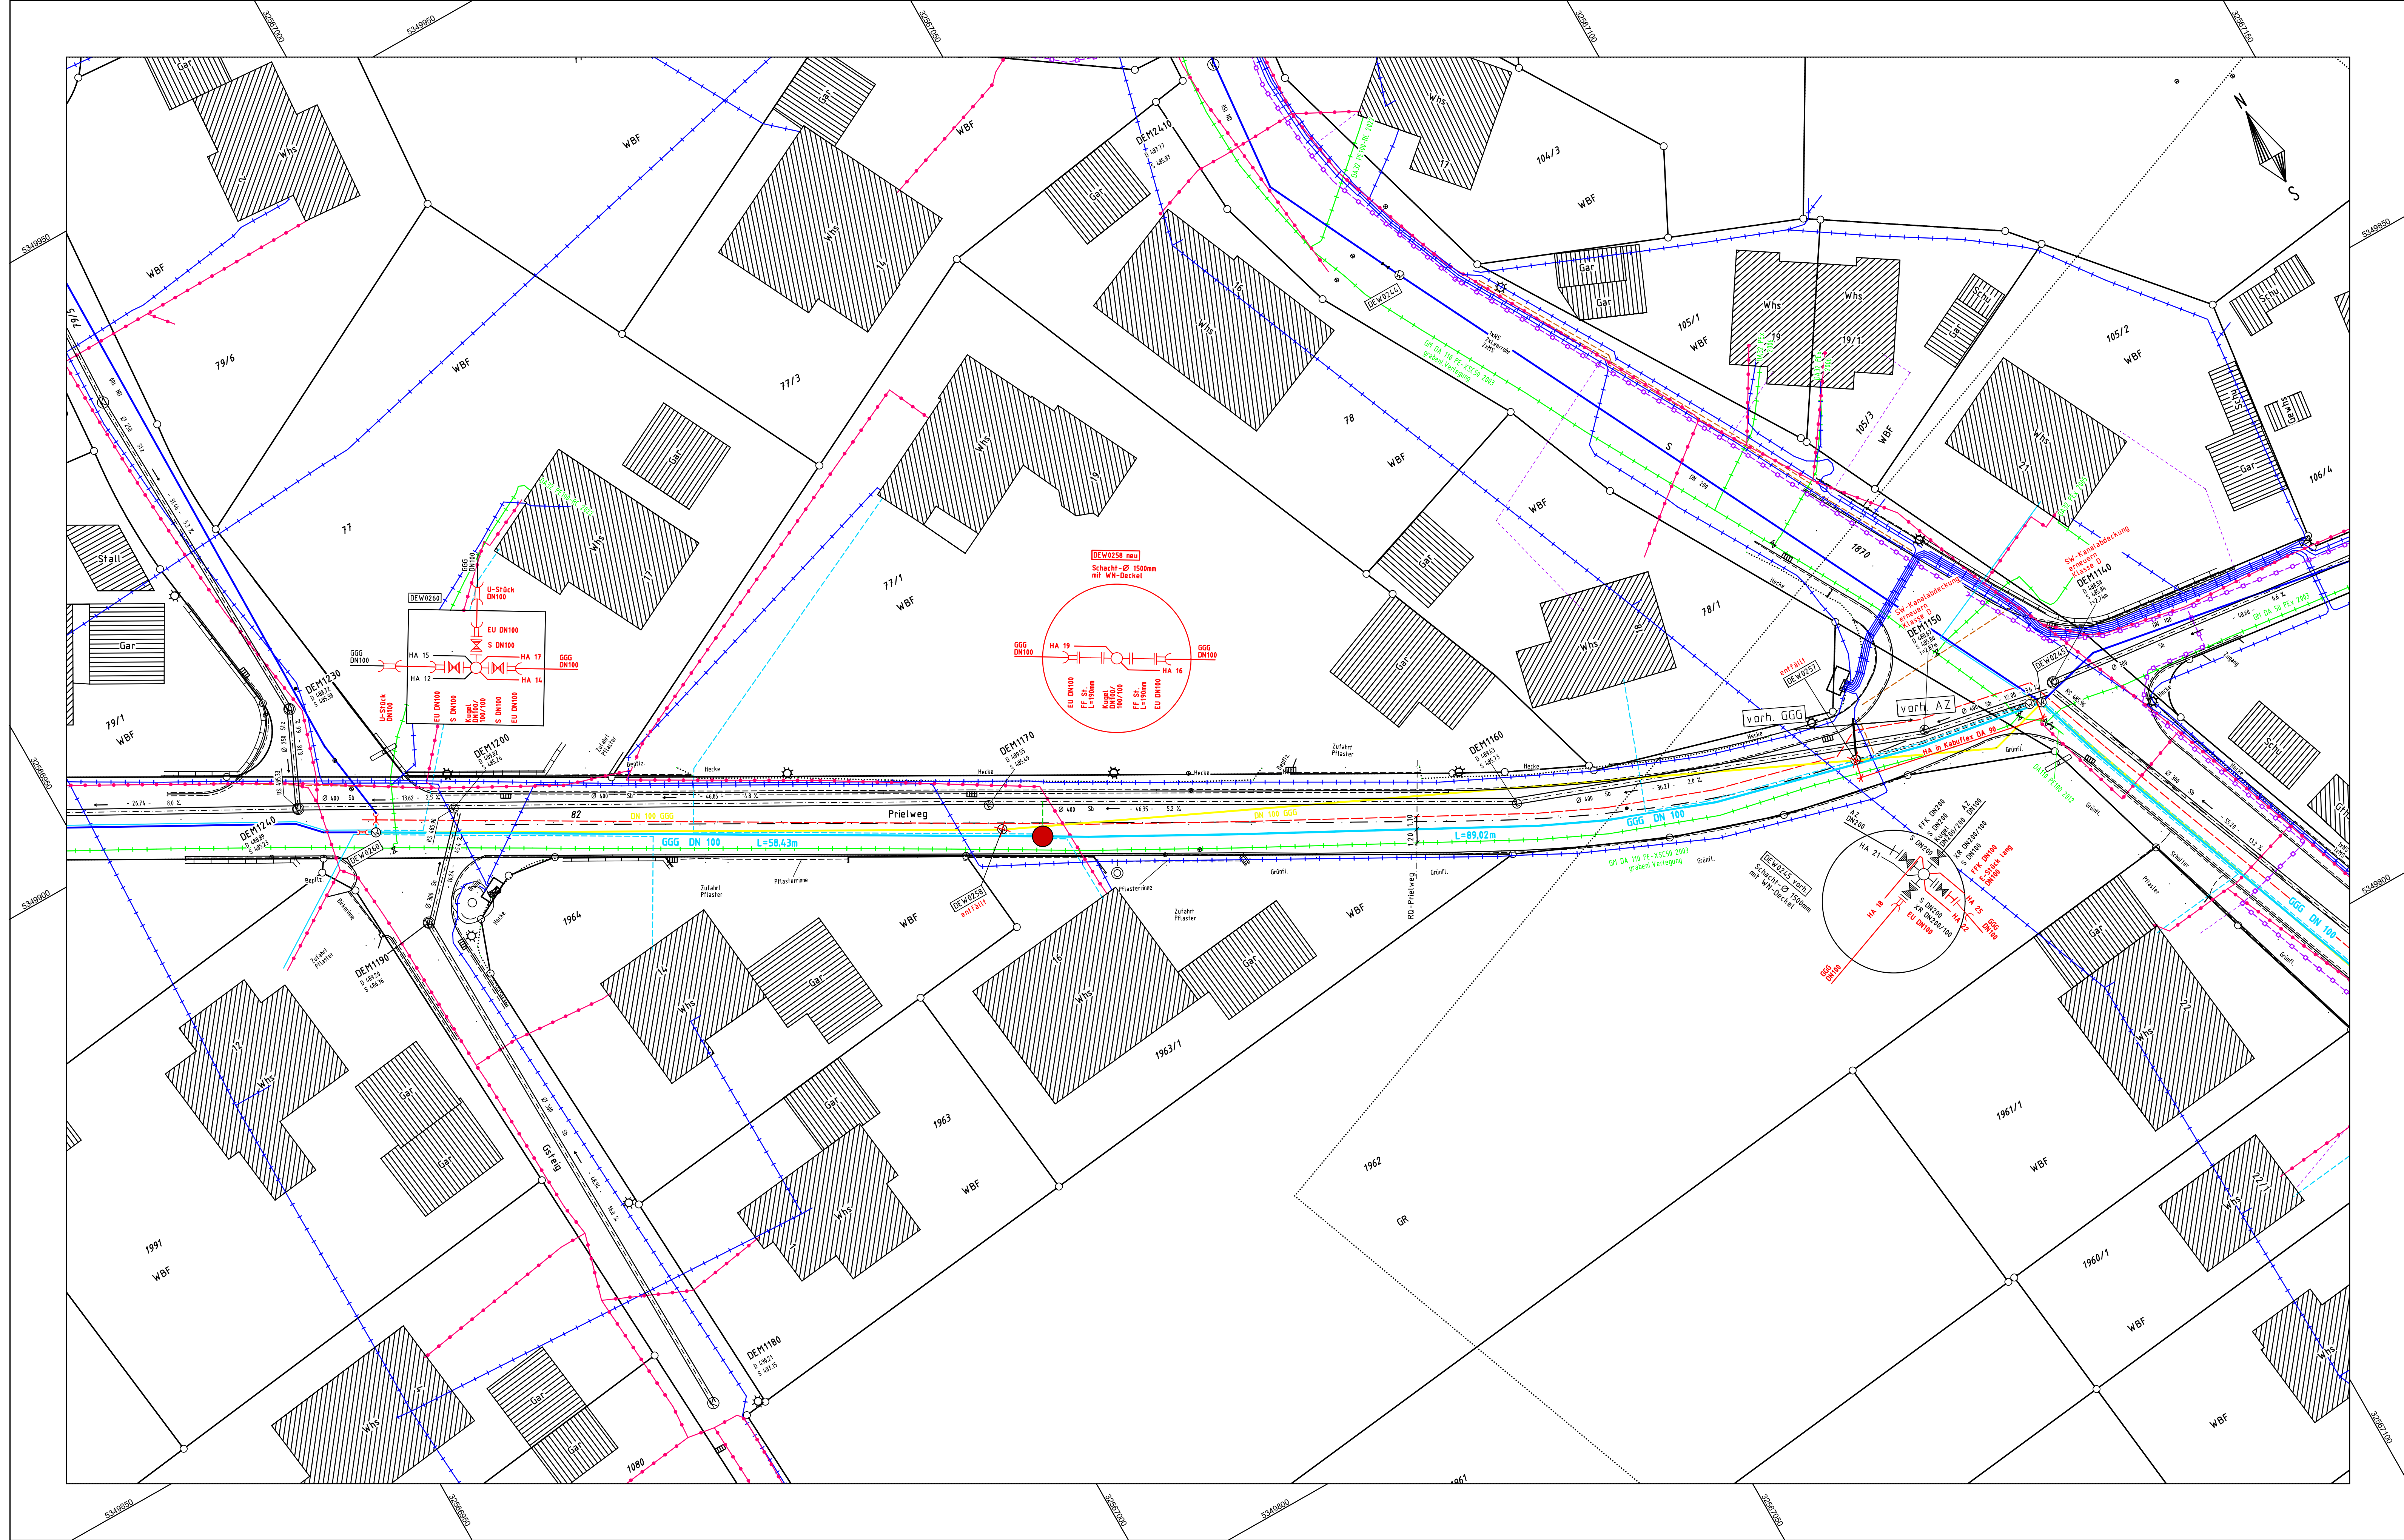

Legende

best. Mischwasserkanal

best. Regenwasserkanal

best. Wasserleitung

gepl. Mischwasserkanal mit Hausanschluss

gepl. Regenwasserkanal mit Hausanschluss

gepl. Wasserleitung mit Hausanschluss

gepl. Breitband

gepl. Breitband HA

Trassenvorschlag Nahwärme

bestehende Versorgungsleitungen

best. Gasleitung

best. Fernmeldekabel

best. Stromkabel

best. Leerrohr

				E
				D
				C
				B
				A
Änderung		Datum	Bearbeiter	Index

WASSERMÜLLER

INGENIEURBÜRO FÜR BAUWESEN

GMBH

WASSERMÜLLER ULM GMBH

INGENIEURBÜRO

Beratende Ingenieure, Sachverständige,
Siedlungswasserwirtschaft,
Straßenbau, Ingenieurvermessung

Hörvelsinger Weg 44
89081 Ulm
www.wassermueller.de

Telefon (0731) 96887-0
Telefax (0731) 96887-99
eMail: info@wassermueller.de

stadterbach

Das ganze. Zusammen.

Bauherr: **Stadt Erbach**
Alb-Donau-Kreis

Lage: **Erbach**
Stadtteil: **Dellmensingen**

Bauvorhaben: **Wasserversorgung**

Sanierung Wasserleitung
Stettener Straße und Prielweg

Lageplan 1 - Entwurf

Auftragsnummer: 23 030 367-2

Plan Nr.: 69 142

Index: -

Maßstab: 1:250

Koordinaten: UTM

Höhen: DHHN12

gefertigt: Apr 23

geprüft: Apr 23

Ulm (Donau), den 13.04.2023

Ulm (Donau), den 13.04.2023

Ulm (Donau), den 13.04.2023

Ulm (Donau), den 13.04.2023

Fertigung

Beilage

Anerkann, der Bauherr: