


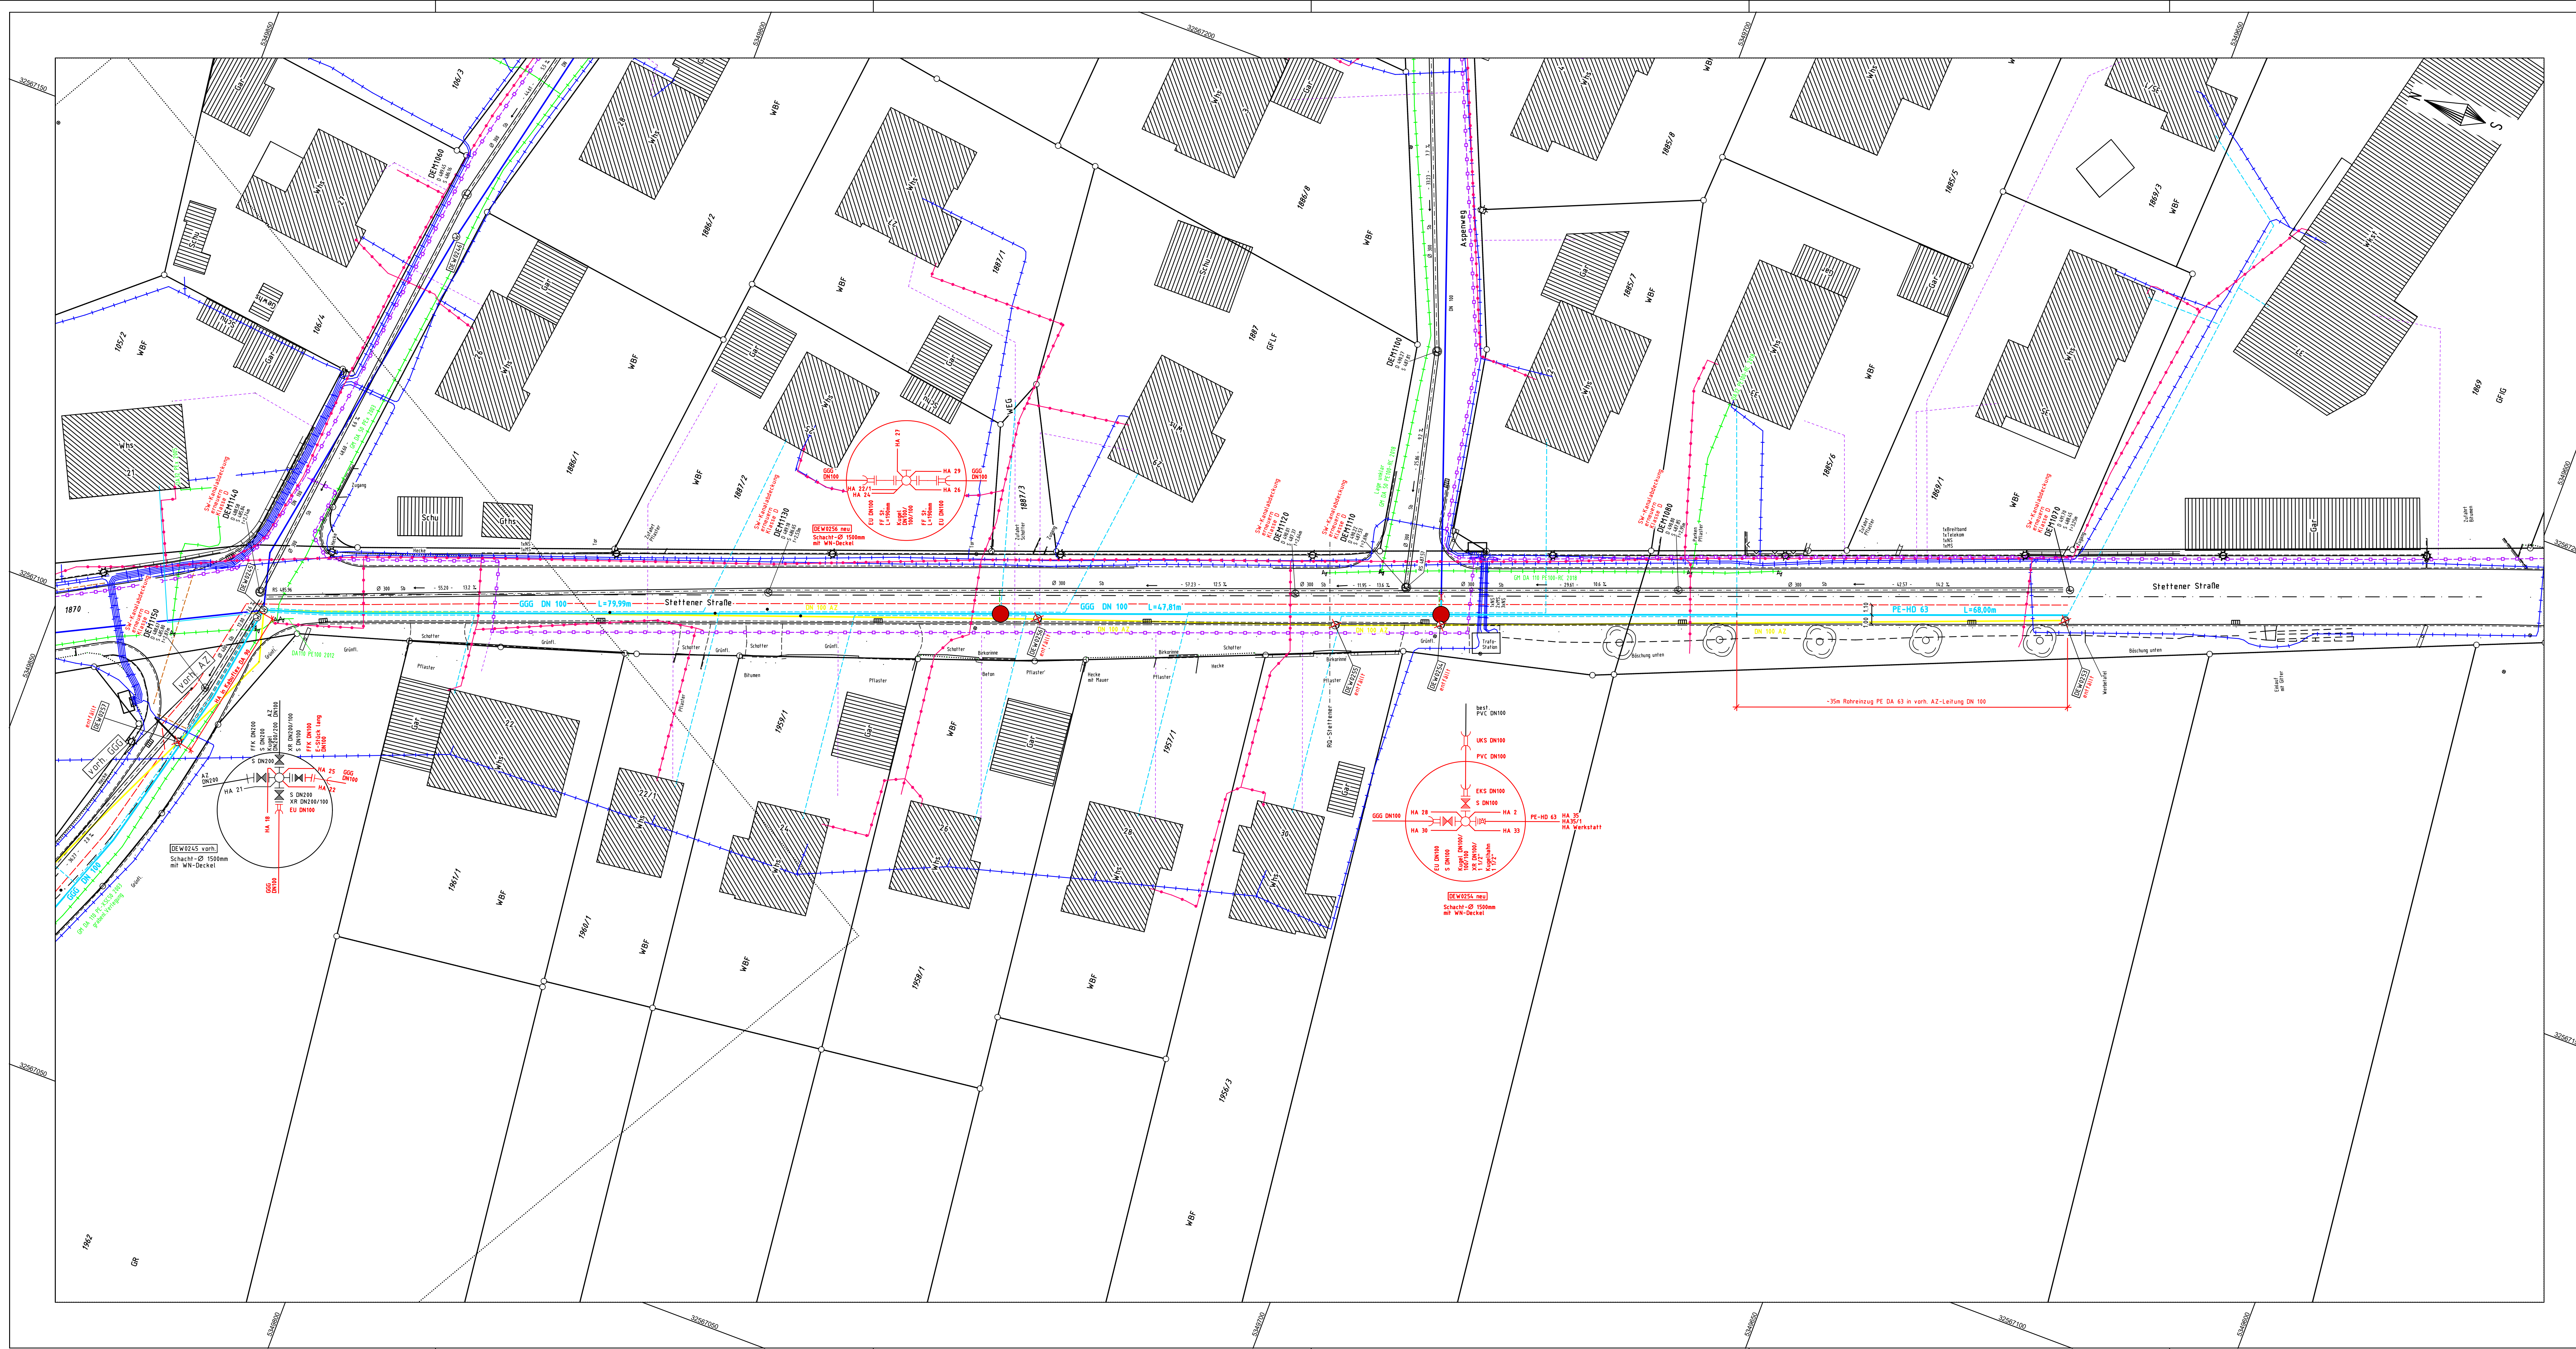

Legende

- | | |
|---|--|
|  | best. Mischwasserkanal |
|  | best. Regenwasserkanal |
|  | best. Wasserleitung |
|  | gepl. Mischwasserkanal mit Hausanschluss |
|  | gepl. Regenwasserkanal mit Hausanschluss |
|  | gepl. Wasserleitung mit Hausanschluss |
|  | gepl. Breitband |
|  | gepl. Breitband HA |
|  | Trassenvorschlag Nahwärme |

bestehende Versorgungsleitungen

-
- best. Gasleitung
- best. Fernmeldekabel
- best. Stromkabel
- best. Leerrohr

			E
			D
			C
			B
			A
Änderung	Datum	Bearbeiter	Index

 WASSERMÜLLER ULM GMBH INGENIEURBÜRO FÜR BAUWESEN		Beratende Ingenieure, Sachverständige, Siedlungswasserwirtschaft, Stadtplanung, Umweltvermessung		Hövelinger Weg 44 89061 Ulm www.wassermueller.de		Telefon (0731) 96687-0 Telefon (0731) 96687-99 eMail: info@wassermueller.de	
Bauherr: Stadt Erbach Alb-Donau-Kreis							
Lage: Stadterbach							
Stadtteil: Erbach Dellmingsingen							
Bauvorhaben: Wasserversorgung						Fertigung Beilage	
Sanierung Wasserleitung Stettener Straße und Prielweg						Anerkamt, der Bauherr:	
Lageplan 2 - Entwurf						Ulm (Donau), den 13.04.2023	
Auftragsnummer: 23 030 367-2 Plan Nr. 69 143 Index -				Maßstab 1:250		Utm (Donau), den 13.04.2023	
Auftrag / K: Erbach-Dellmingsingen/UL-Stadterbach Str/GG/Stettener Str PAR Blatt: 02-2-entw Stempel: stp-02-entw Legende: leg-entw Plan: 02-2-entw Projektor: LPT				Koordinatensys. UTM Höheyns. DIN112		<i>J. Blum</i>	
gefertigt Apr 23 EBa				geprüft Apr 23			

Ulm (Donau), den 13.04.2023