


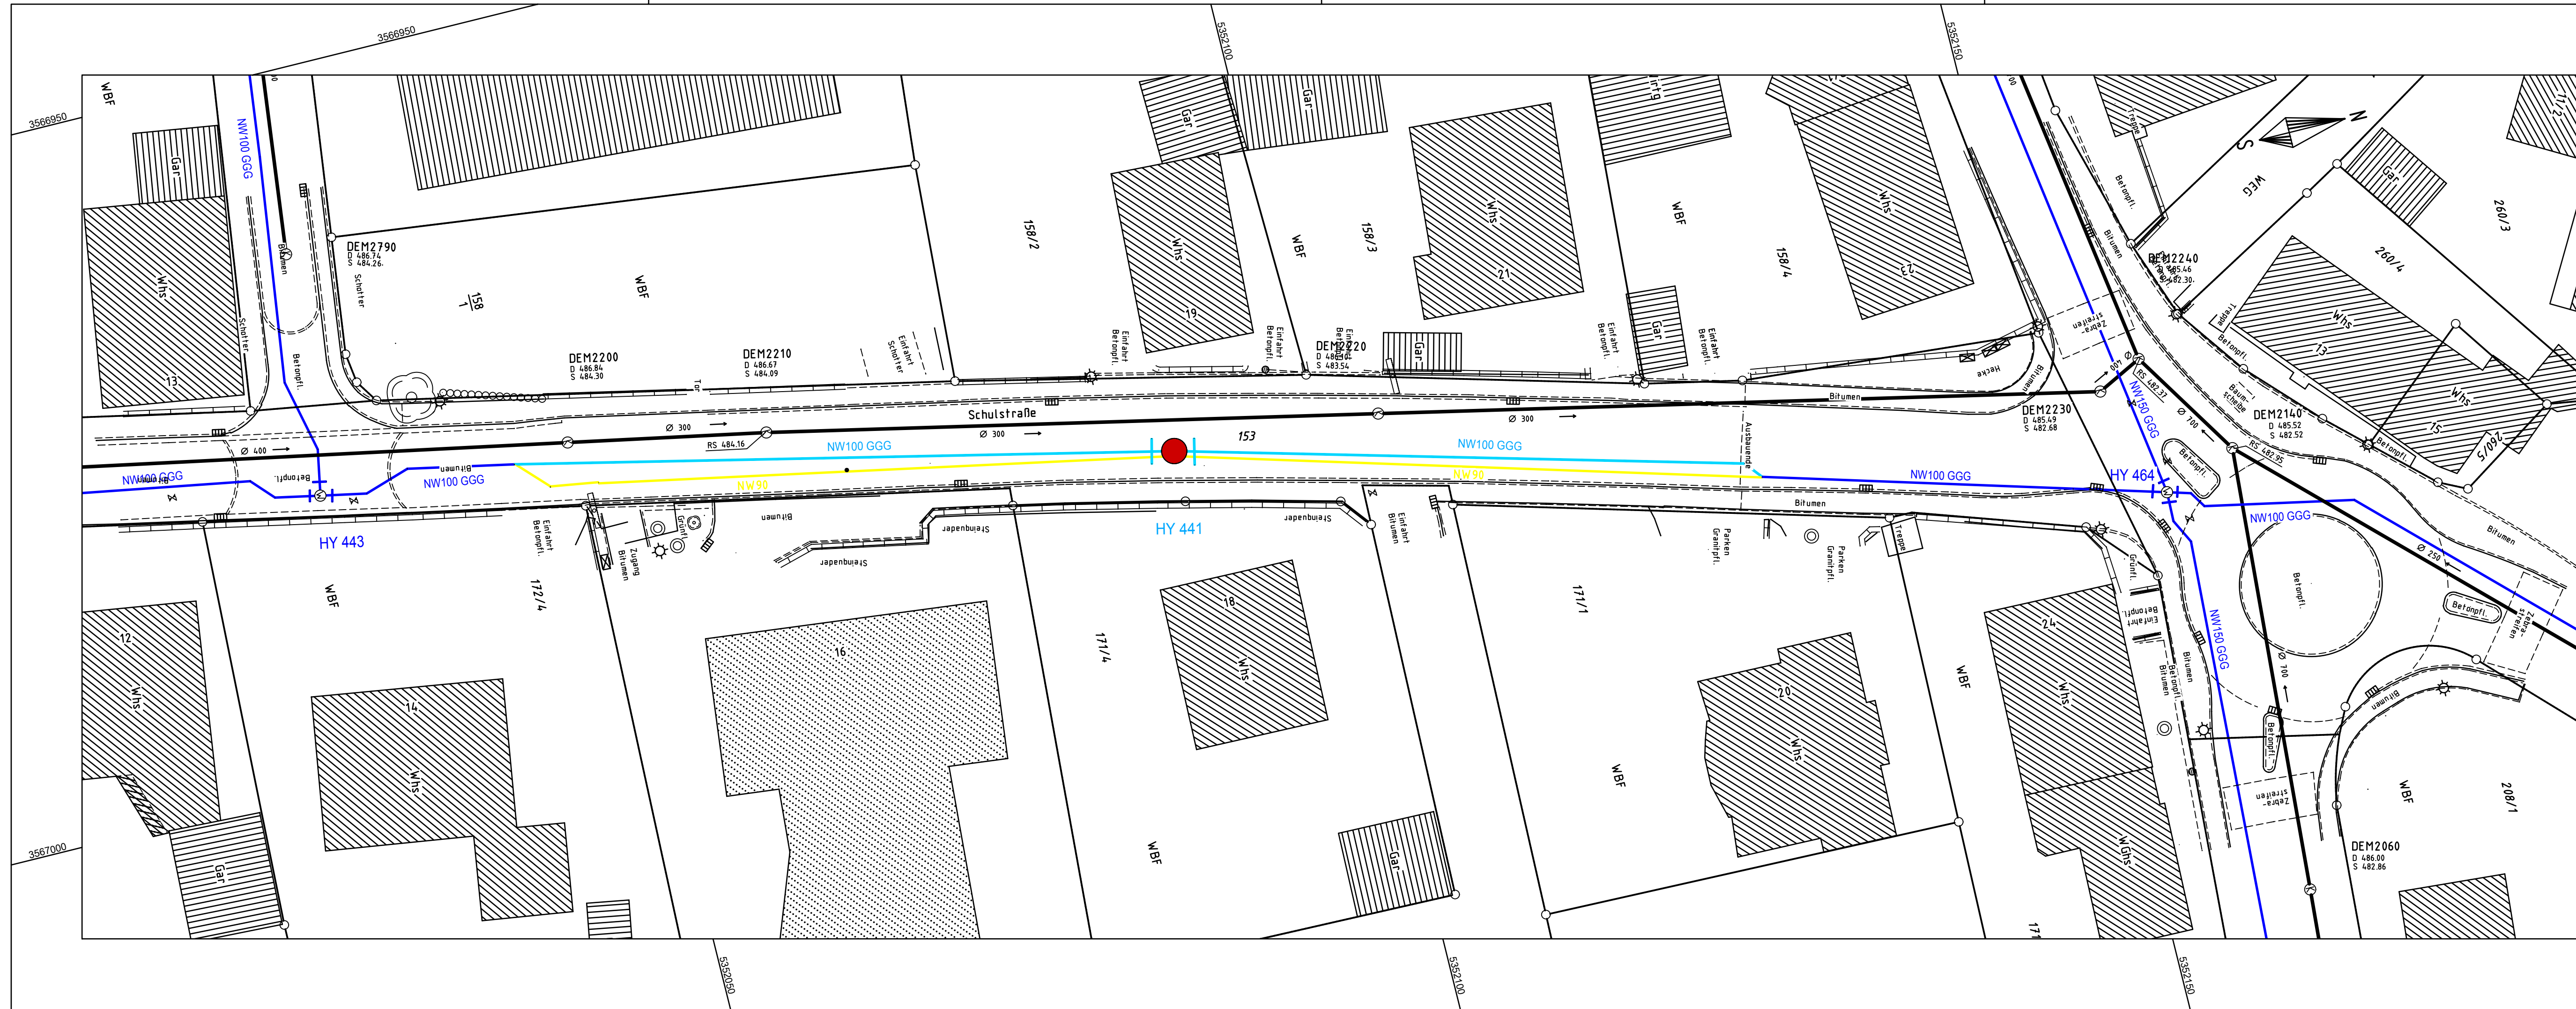

LEGENDE

Mischwasser Bestand

Wasserleitung Bestand

Wasserleitung entfällt

Wasserleitung Planung

Schieber

Schieber

			E
			D
			C
			B
			A
Änderung	Datum	Bearbeiter	Index

WASSERMÜLLER

ULM

INGENIEURBÜRO FÜR BAUWESEN

GMBH

WASSERMÜLLER ULM GMBH

INGENIEURBÜRO

Beratende Ingenieure, Sachverständige,
Siedlungswasserwirtschaft,
Straßenbau, Ingenieurvermessung

Hörvelsinger Weg 44
89081 Ulm
www.wassermueller.de

Telefon (0731) 96687-0
Telefax (0731) 96687-99
eMail: info@wassermueller.de

Bauherr:

Stadt Erbach

Alb-Donau-Kreis

Lage:

Stadt

Stadteil

Bauvorhaben:

Wasserversorgung

Sanierung Schulstraße BA III

Lageplan - Entwurf

Auftragsnummer

15 030 271-3

Plan Nr.

58 841

Index

-

Maßstab

1:250

Auftrag K:\Erbach\Dellmensingen\Schulstr. BA III\GG\Schulstr.BA III

Plot: tp-wi-entw Stempel: stp-wi-entw

Legende: leg-wi-entw Blatt: kan+wi-entw Plotbox: kanal

Blattgröße:

gefertigt

Dez. 17

Uhl

geprüft

Dez. 17

Fertigung

Beilage

Anerkannt, der Bauherr:

Ulm (Donau), den 08.12.2017