


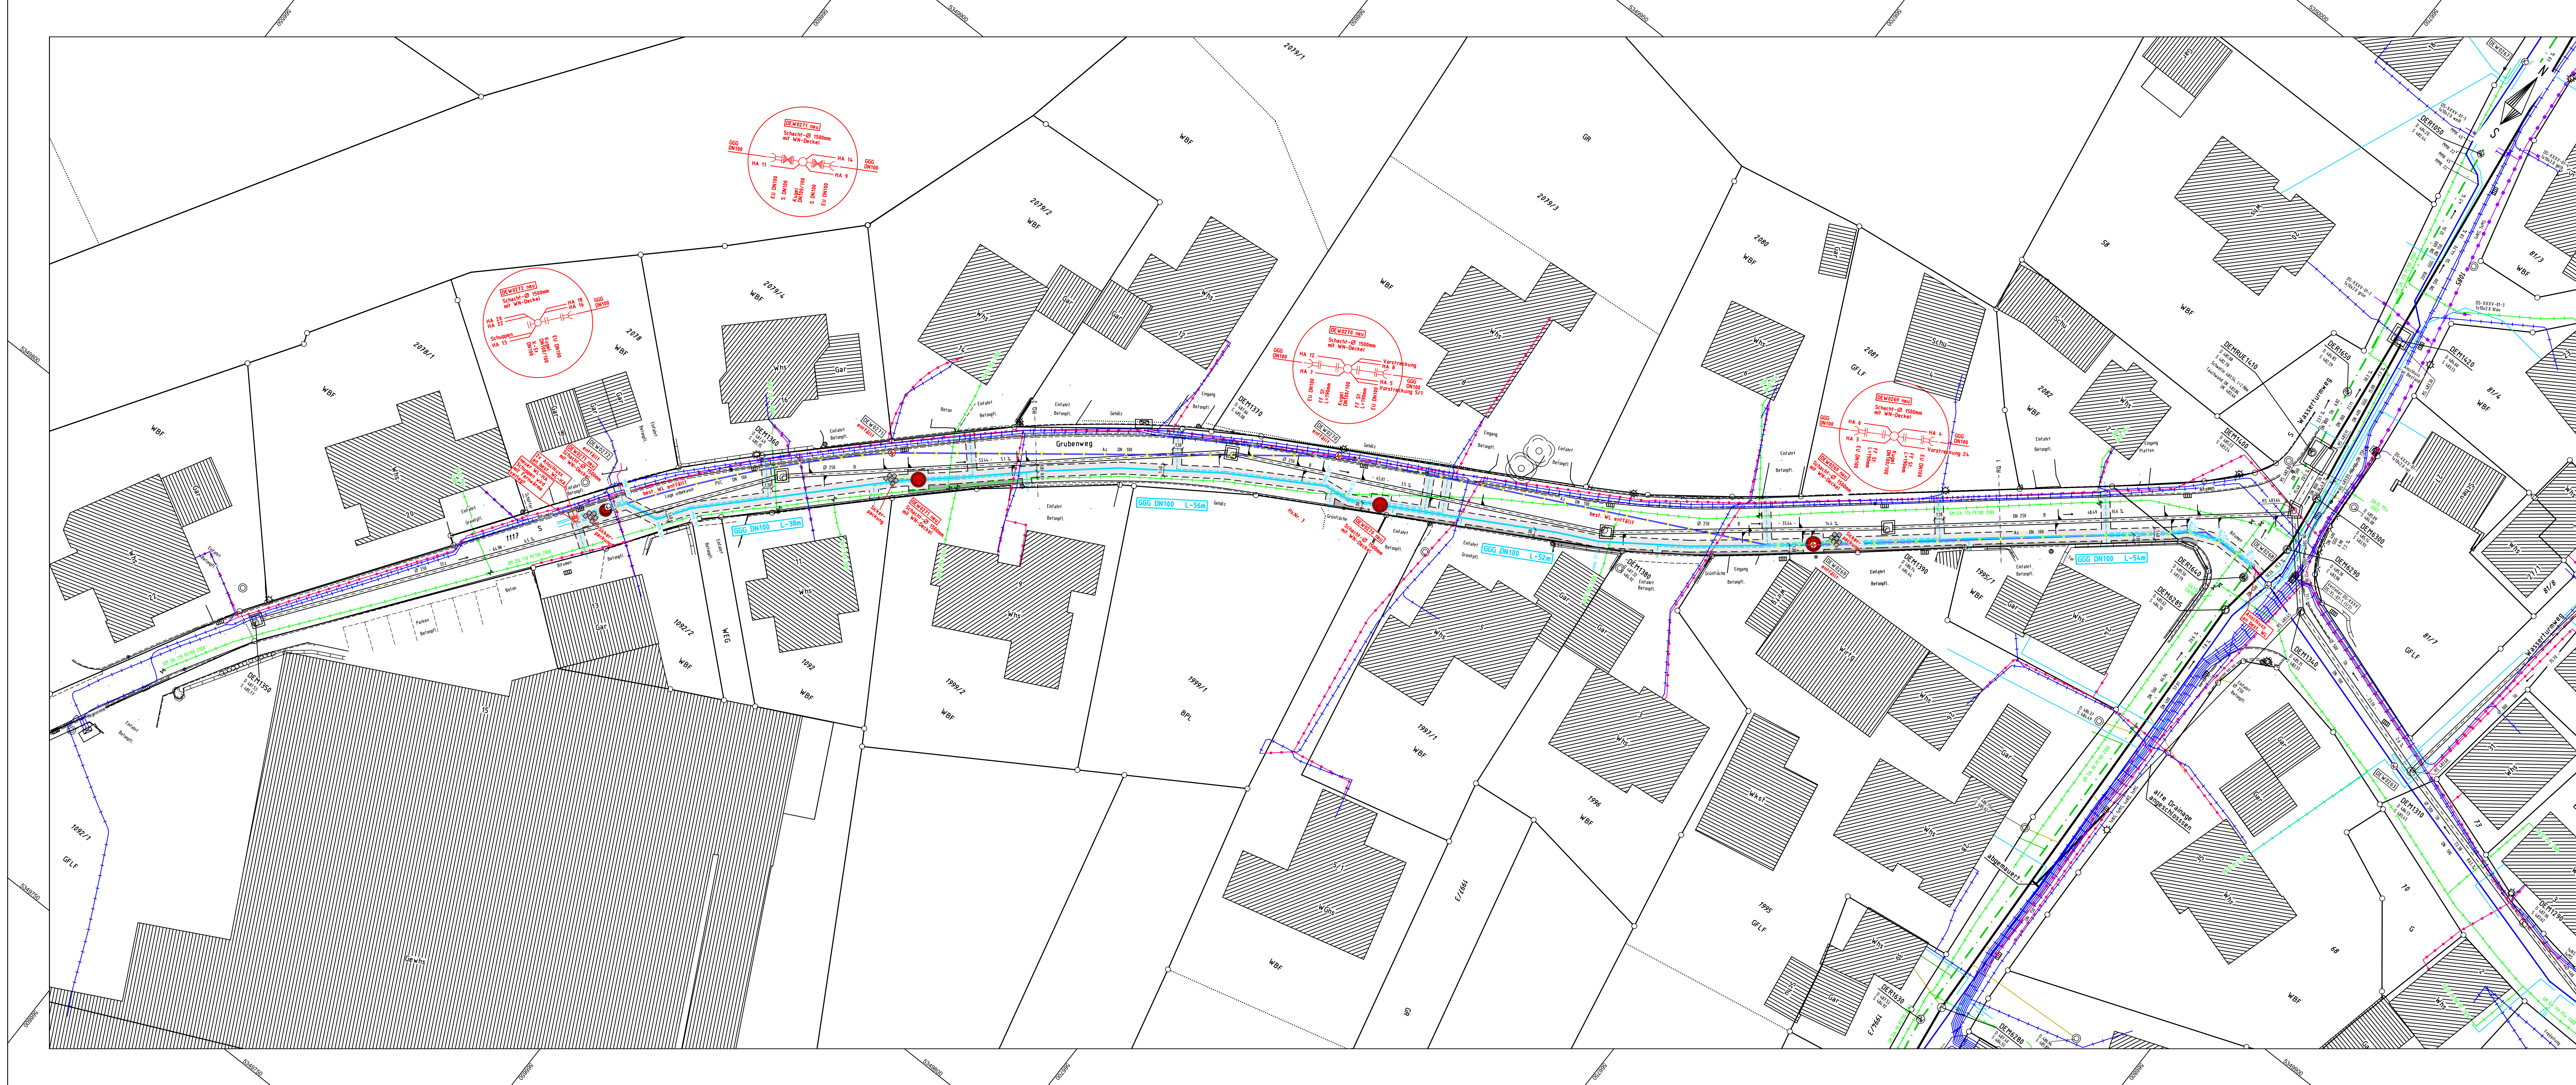

Legende

best. Mischwasserkanal mit Hausanschluss

best. Regenwasserkanal mit Hausanschluss

best. Wasserleitung mit Hausanschluss

best. Wasserleitung entfällt

bestehende Versorgungsleitungen

best. Gasleitung

best. Fernmeldekabel

best. Stromkabel

best. Leerrohr / best. Breitband

Planung

gepl. Wasserleitung mit Hausanschluss

gepl. Schachtentwässerung

gepl. Asphaltfläche

auszubauender Reststreifen

			E
			D
			C
			B
			A
Änderung		Datum	Bearbeiter

WASSERMÜLLER ULM

INGENIEURBÜRO FÜR BAUWESEN

WASSERMÜLLER ULM GMBH
INGENIEURBÜRO

Beratende Ingenieure, Sachverständige,
Siedlungswasserwirtschaft,
Strassenbau, Ingenieurvermessung

Hörselinger Weg 44
89081 Ulm
www.wassermueller.de

Telefon (0731) 96687-0
Telefax (0731) 96687-59
eMail: info@wassermueller.de

Bauherr:

Stadt Erbach
Alb-Donau-Kreis

Lage:

Stadt
Erbach
Stadtteil Dellmensingen

Bauvorhaben:

Wasserversorgung

Sanierung der Wasserleitung im Grubenweg

Lageplan - Ausschreibung

Auftrag: 24 030 377-2

Plan Nr. 71 875

Index -

Maßstab: 1:250

Koordinatensys. UTM

Höhensys. DHHN12

gefertigt Sept 24

geprüft Sept 24

Ulm (Donau), den 20.09.2024

Fertigung

Beilage

Anerkamt, der Bauherr: