


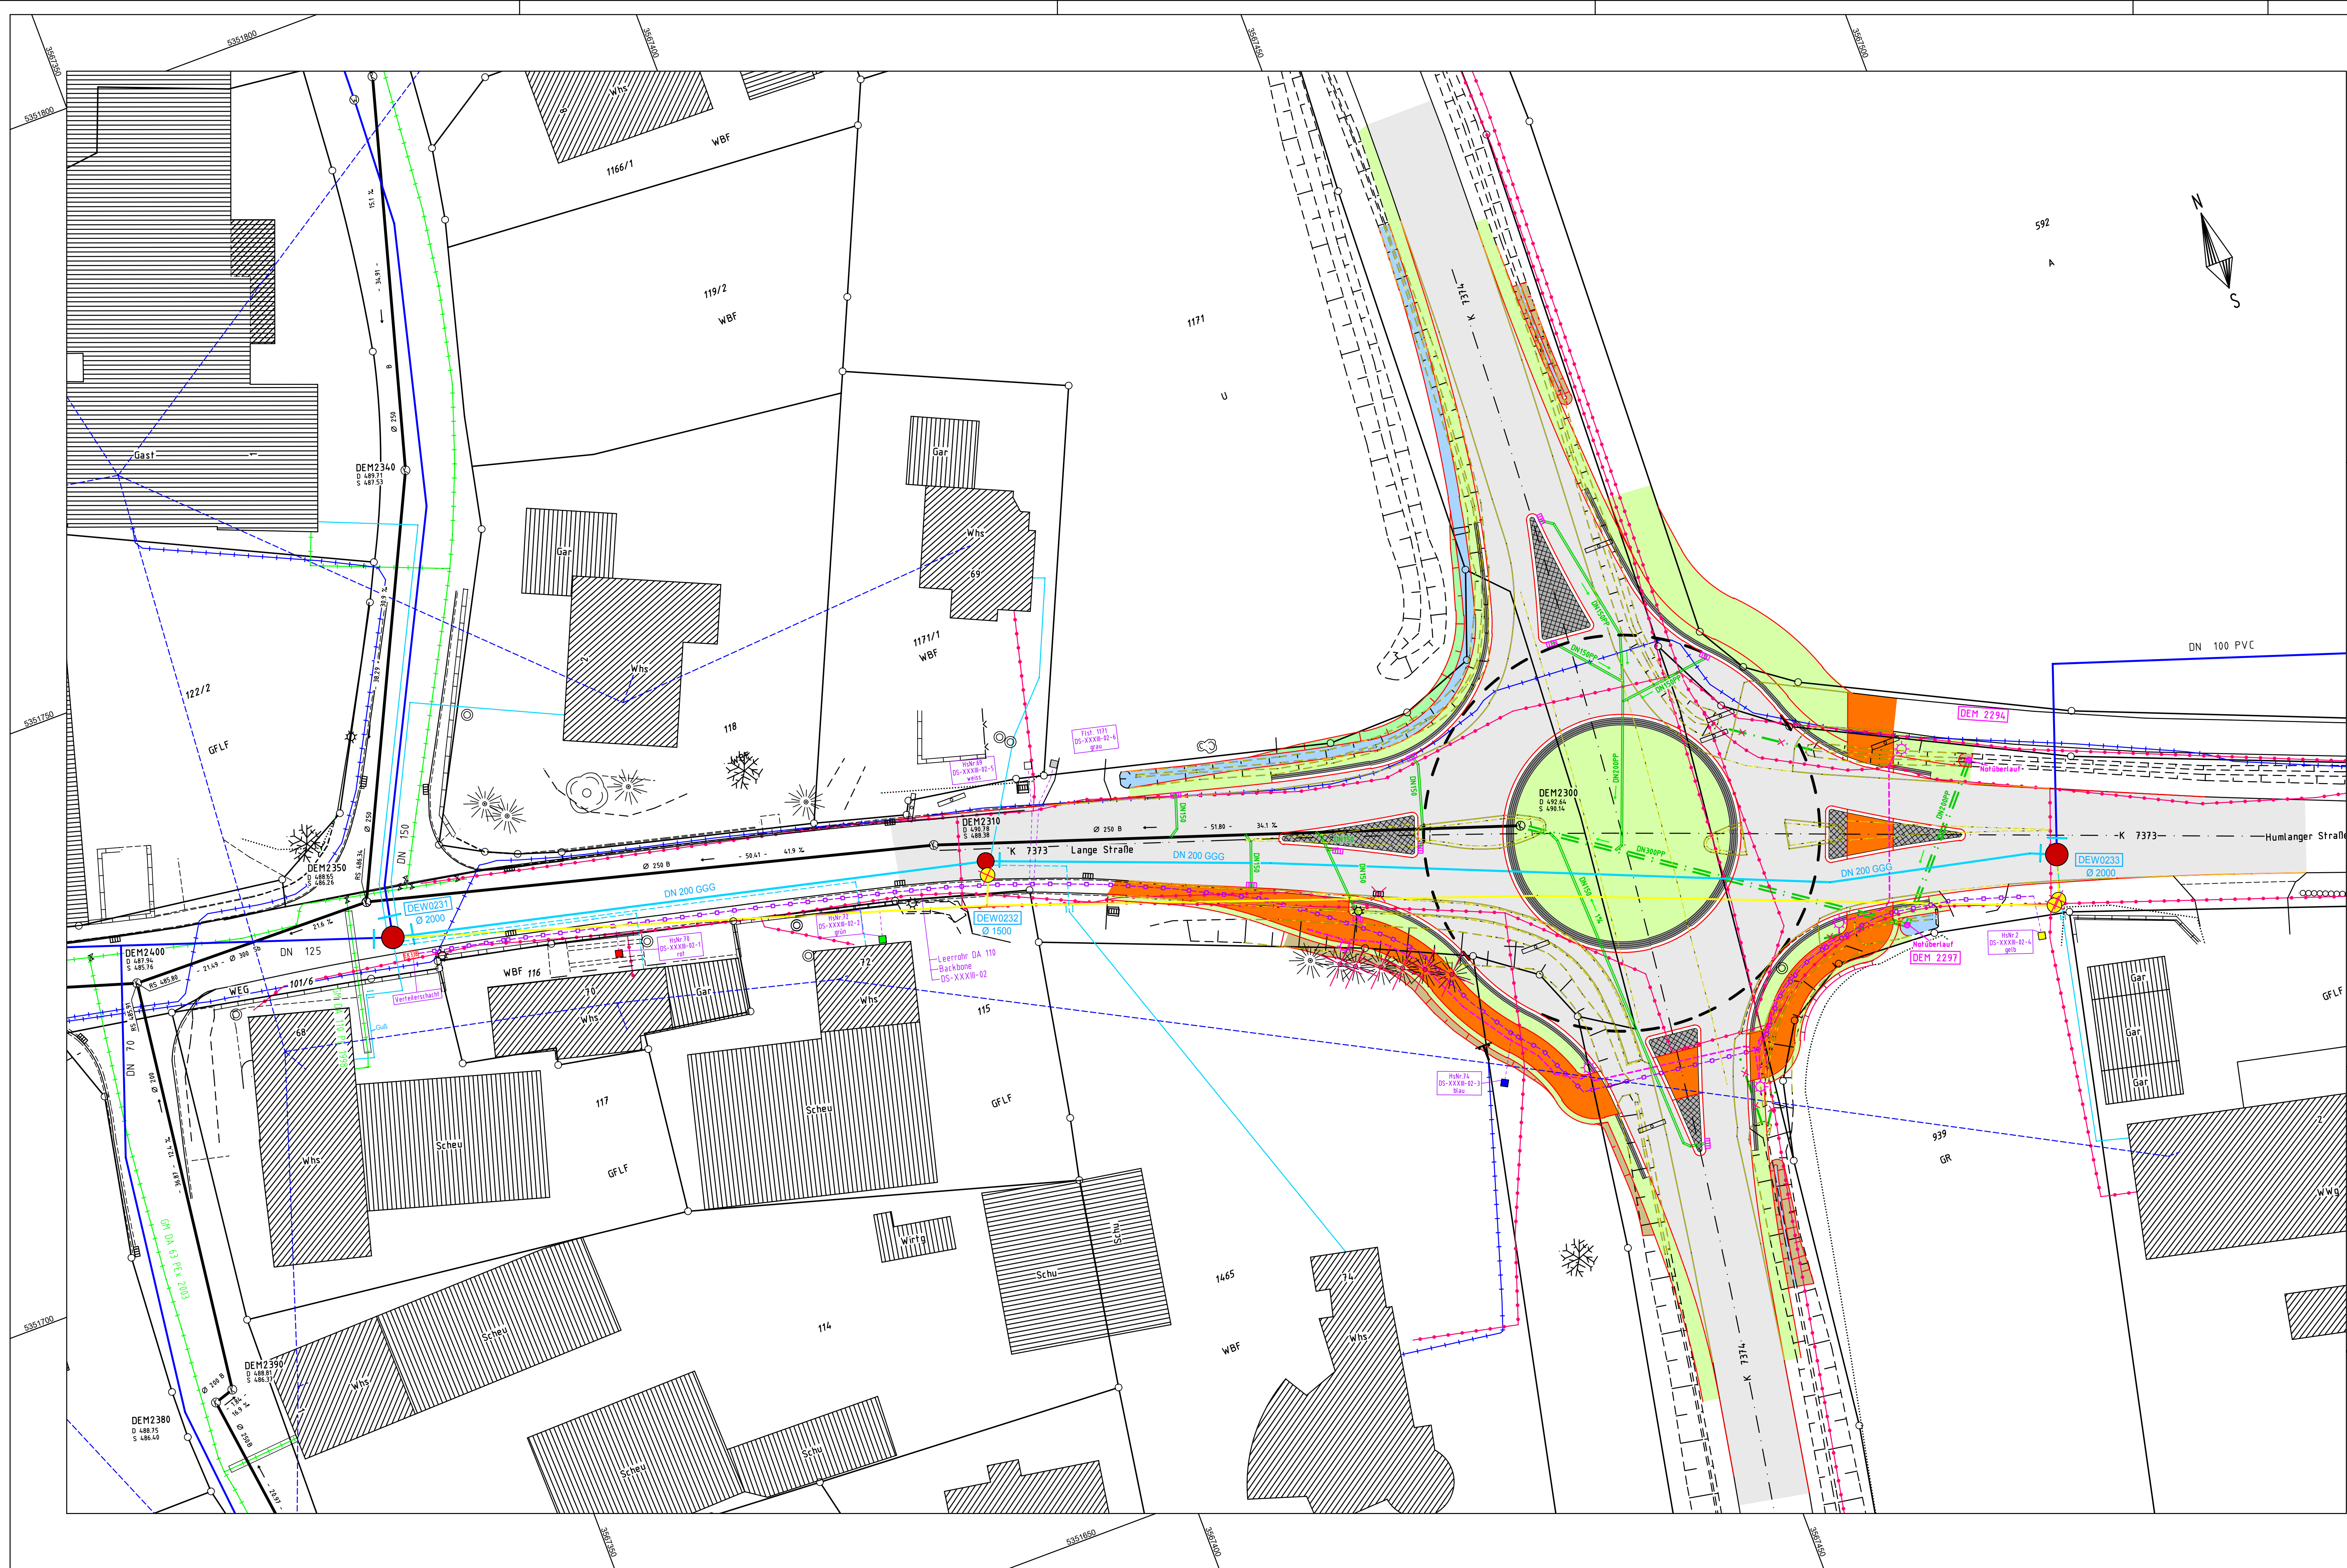

Legende

- best./wegf./gepl. Beleuchtung
- best./wegf./gepl. Verdolung
- best./wegf./gepl. Einlauf mit Anschlussleitung
- best. Mischwasserkanal
- best. Wasserleitung
- gepl. Wasserleitung
- best./gepl. Wasserhausanschluss
- best. Wasserleitung entfällt
- best. Telekommunikationskabel
- best. Gasleitung
- best. Stromkabel Niederspannung
- best. Stromkabel Freileitung
- 12x10x2,0 Mantelfarbe grün gepl.
Backbone (grau) gepl.
Leerrohr DA 110 gepl.
1x10x2,0 Hausanschluss gepl.

- Verteilerschacht
- Farbcode 1 (rot)
- Farbcode 2 (grün)
- Farbcode 3 (blau)
- Farbcode 4 (gelb)
- Farbcode 5 (weiß)
- Farbcode 6 (grau)
- Farbcode 7 (braun)
- Farbcode 8 (violett)
- Farbcode 9 (türkis)
- Farbcode 10 (schwarz)
- Farbcode 11 (orange)
- Farbcode 12 (pink)

			E
			D
			C
			B
			A
Änderung	Datum	Bearbeiter	Index

WASSERMÜLLER ULM
INGENIEURBÜRO FÜR BAUWESEN GMBH

WASSERMÜLLER ULM GMBH
INGENIEURBÜRO
Beratende Ingenieure, Sachverständige,
Siedlungswasserwirtschaft,
Straßenbau, Ingenieurvermessung

Hövelsinger Weg 44
89081 Ulm
www.wassermueller.de

Telefon (0731) 96687-0
Telefax (0731) 96687-99
eMail: info@wassermueller.de

Bauherr: **Stadt Erbach
Alb-Donau-Kreis**

Lage: **Erbach
Dellmensingen**

Bauvorhaben: **Wasserversorgung, Breitband**

Fertigung: **Ulm (Donau), den 18.02.2019**

Beilage: **WL - Erneuerung Lange Straße**

Lageplan - Entwurf

Auftragsnummer: **18 049 014-3** Plan Nr.: **60 995** Index: **-**

Maßstab: **1:250**

Auftrag K1/Erbach/Dellmensingen/Kreuzung K7373-K7473/GG/Kreuzung

Koordinaten: **GK** Höhen: **DHHN12**

Plot: LP-wi-entw. Stempel: stp-wi-entw

Legende: leg-wi-entw

gefertigt: Febr. 19 UH

geprüft: Febr. 19

Statgröße: XX x XX cm