


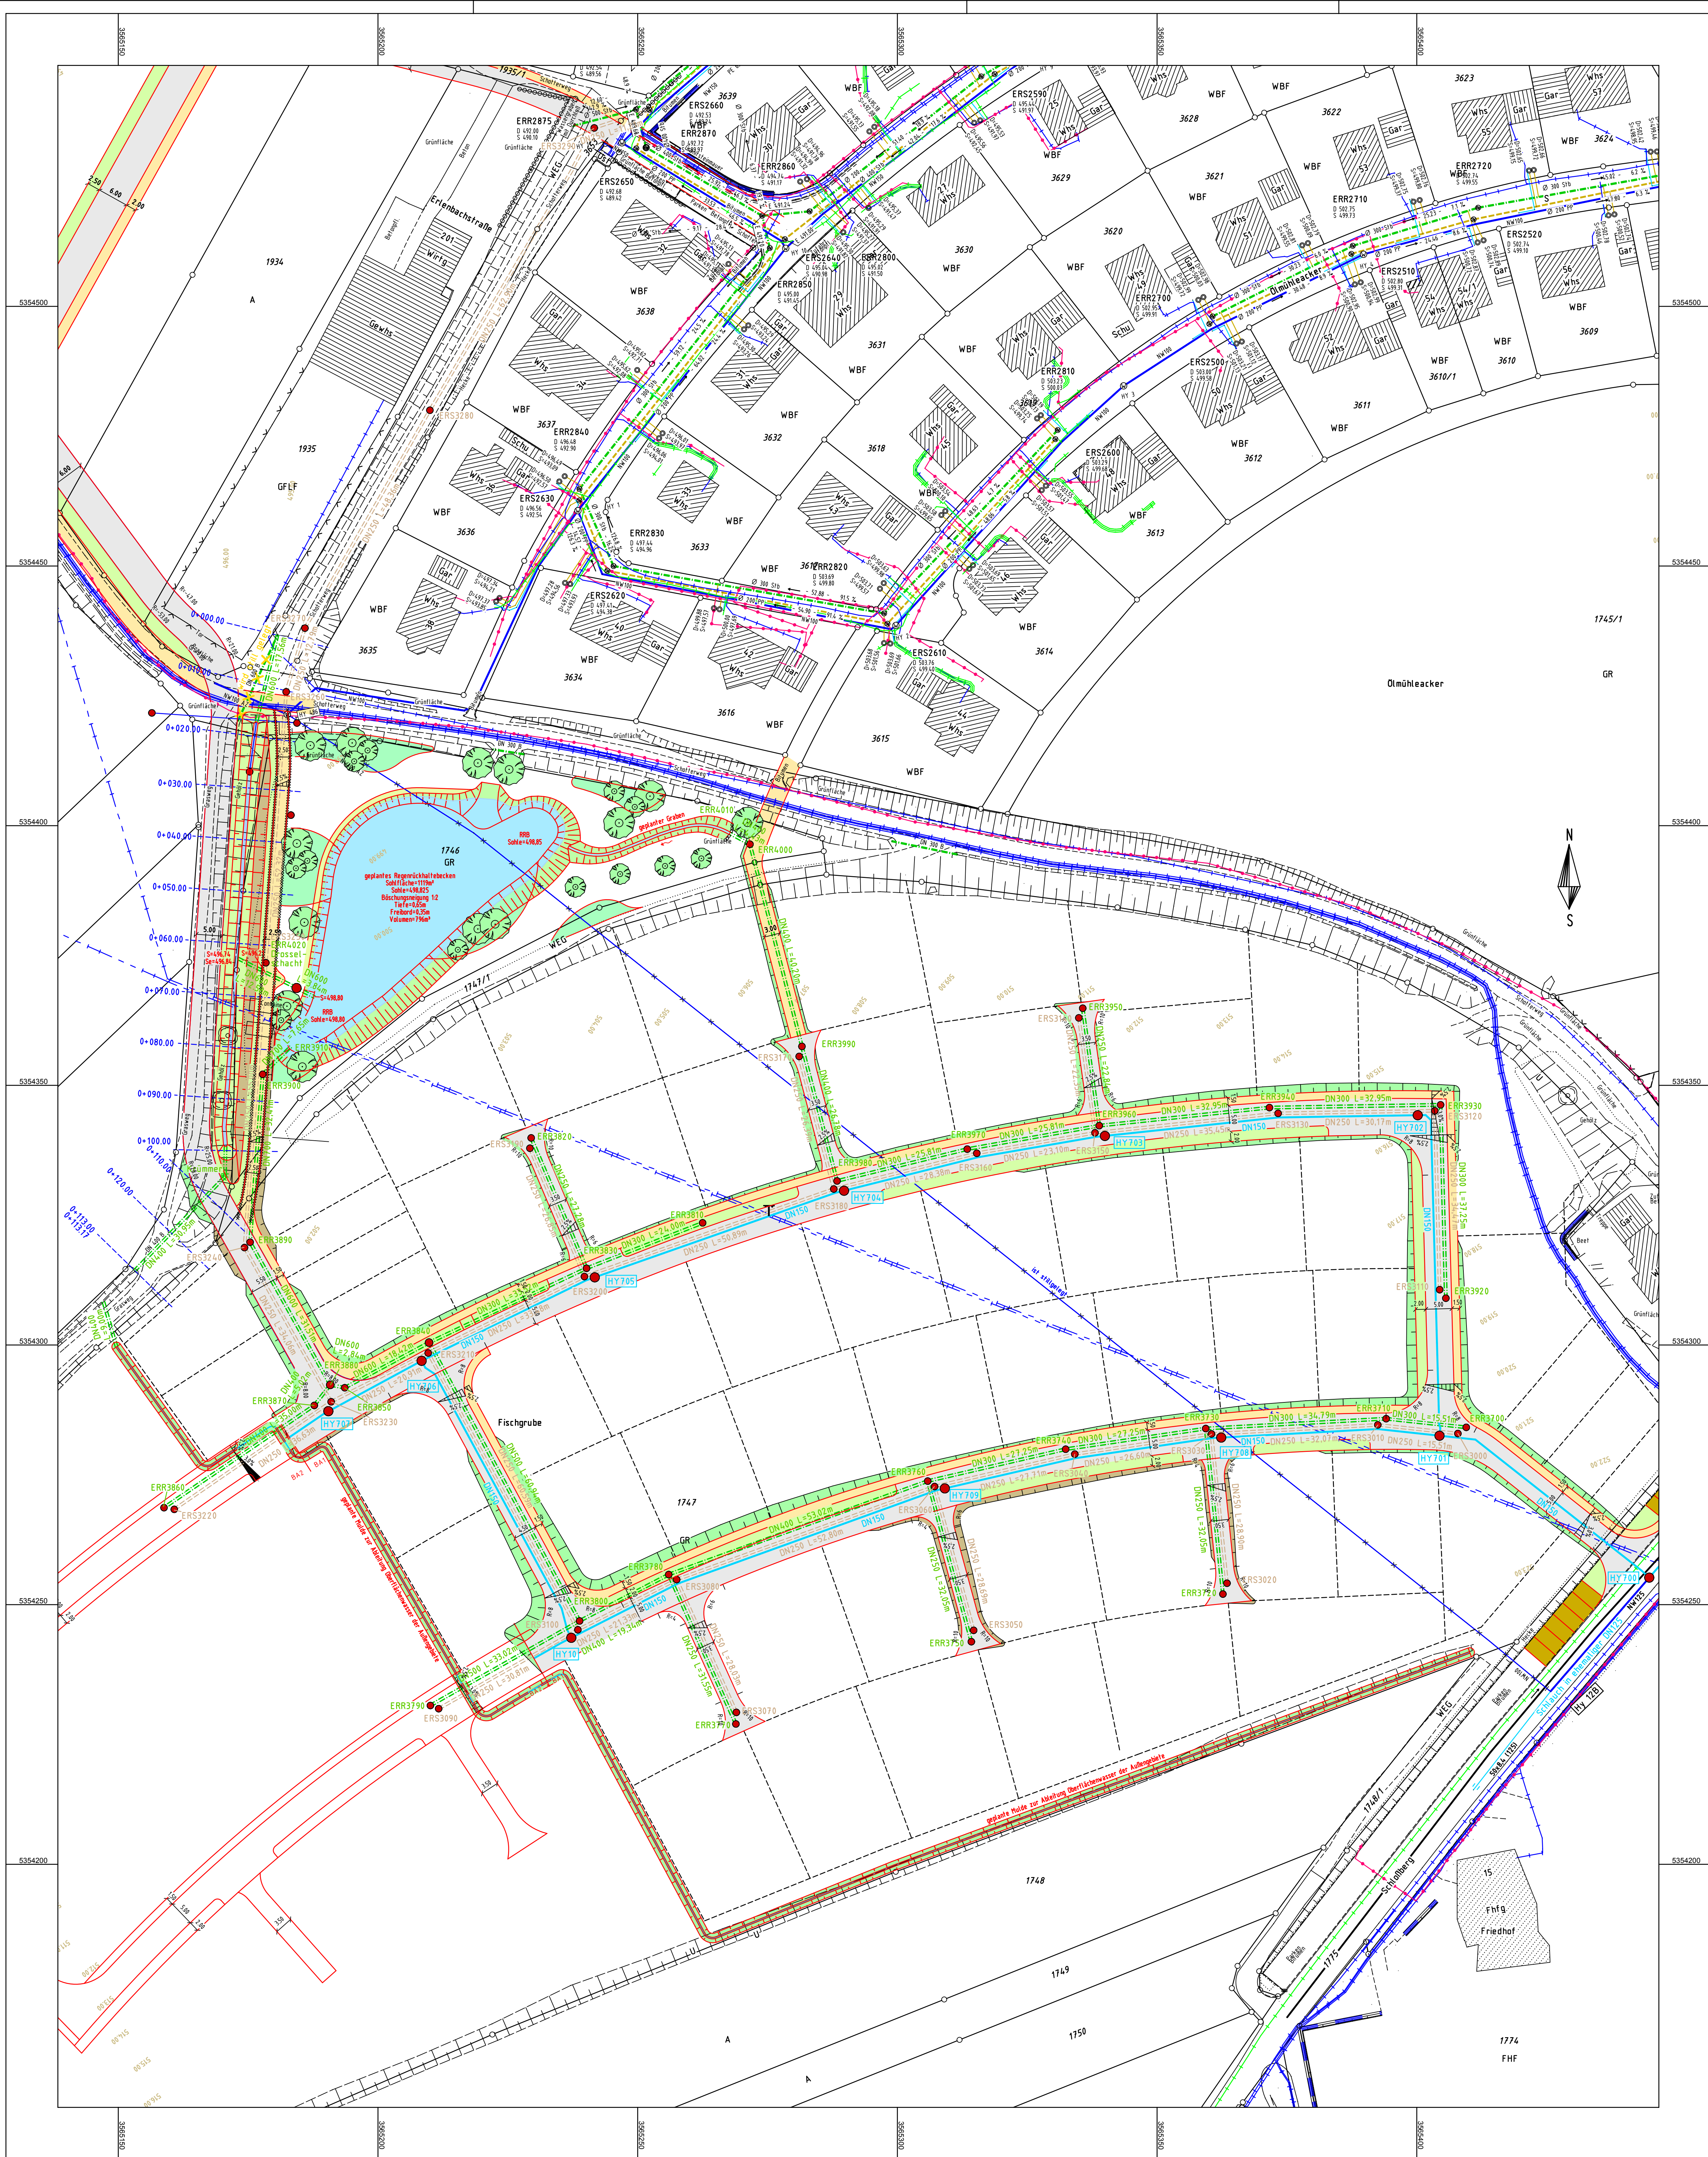

LEGENDE

- best. Wasserleitung mit Hausanschluss
- best. Regenwasserkanal
- best. Schmutzwasserkanal
- gepl. Wasserleitung
- gepl. Regenwasserkanal
- gepl. Schmutzwasserkanal
- best. Gasleitung
- best. Stromleitung
- best. Fernmeldekabel

				E
				D
				C
				B
				A
Änderung		Datum	Bearbeiter	Index

WASSERMÜLLER ULM
INGENIEURBÜRO FÜR BAUWESEN
WASSERMÜLLER ULM GMBH
INGENIEURBÜRO

Beratende Ingenieure, Sachverständige,
Siedungswasserwirtschaft,
Straßenbau, Ingenieurvermessung

Hörveltinger Weg 44
89081 Ulm
www.wassermueller.de

Telefon (0731) 96687-0
Telefax (0731) 96687-69
eMail: info@wassermueller.de

Bauherr: **Baulanderschließungsgesellschaft Erbach mbH**
Erlenbachstraße 50, 89155 Erbach

Lage:
Stadt:
Stadtteil:

Bauvorhaben:
Kanalisation

NBG Schellenberg

Lageplan - Entwurf

Auftragsnummer: 13 019 125-4	Plan Nr.: 61 079	Index: -	Maßstab: 1: 500	Ulm (Donau), den 01.03.2019
Auftrag: K-Entwurf/Entwurf NBG Schellenberg Plan: K-Entwurf/Entwurf: Abschlussskizze Bau: KANAL-Entwurf/Entwurf: KANAL-Entwurf Bemerkung: 20 x 20 cm				
gefertigt: Feb 19	LST			
geprüft: Feb 19				